
 


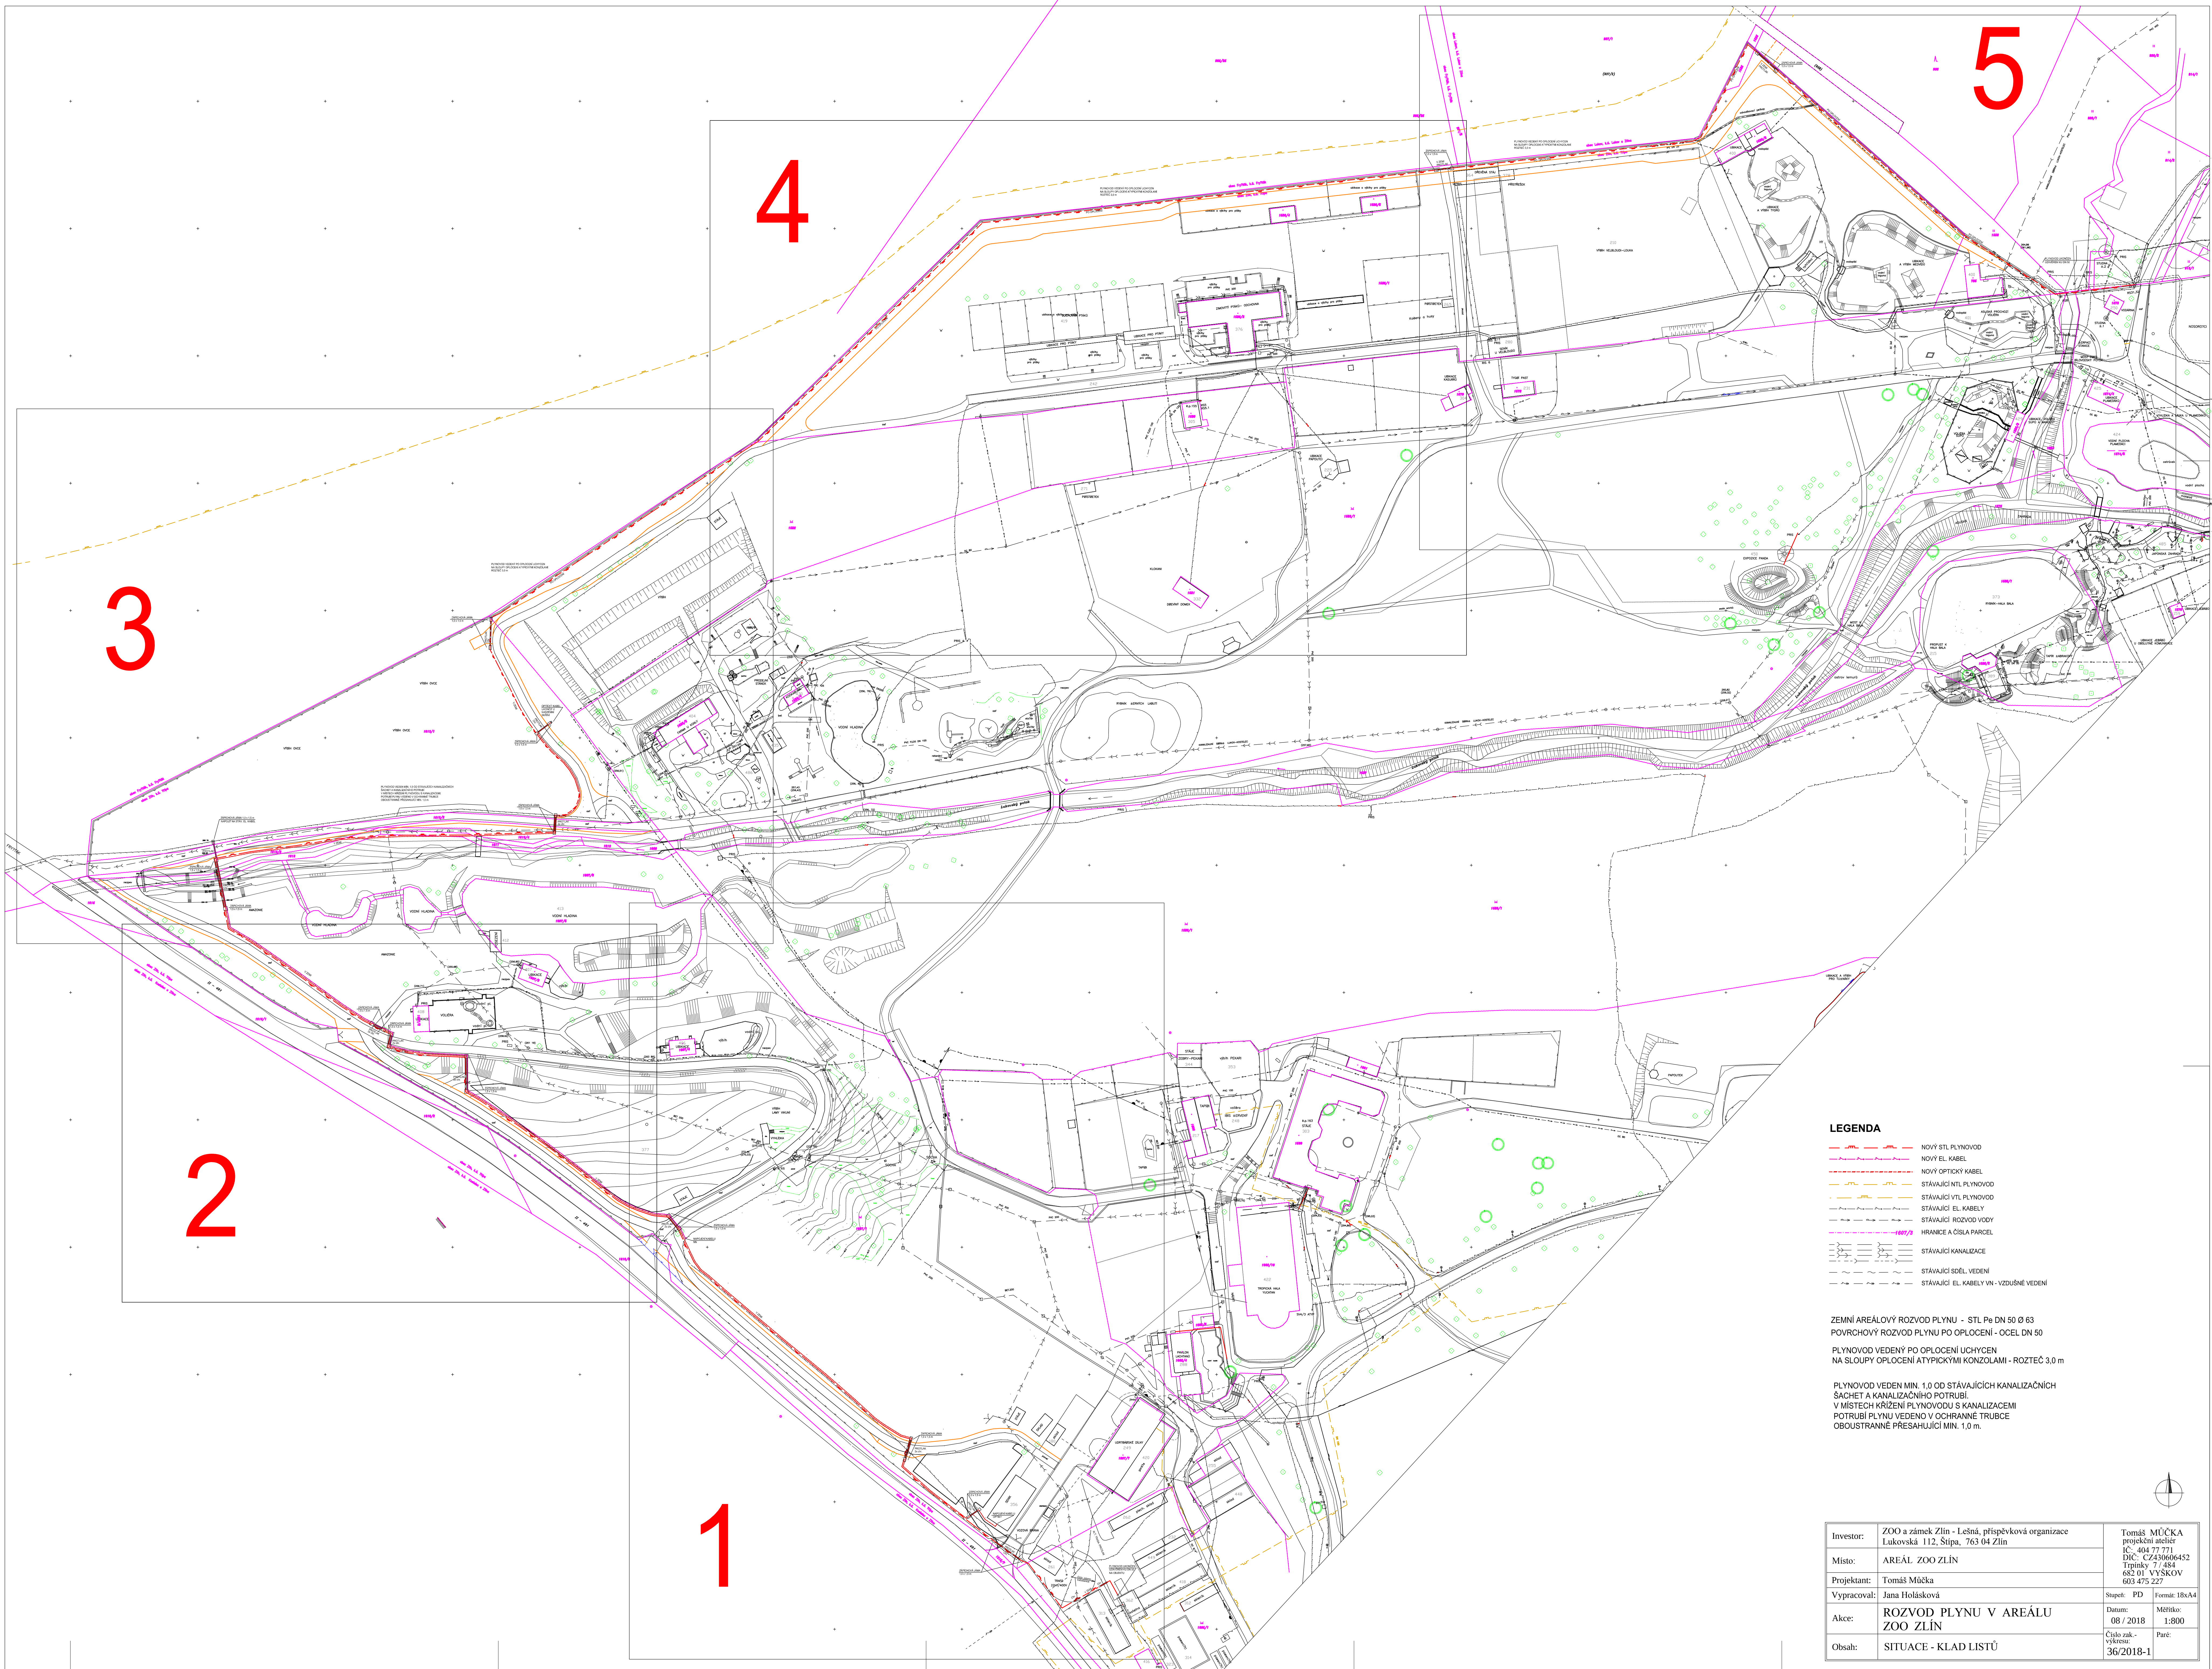

- LEGENDA**
- NOVÝ STL PLYNOVOD
 - NOVÝ EL. KABEL
 - NOVÝ OPTICKÝ KABEL
 - STÁVAJÍCÍ STL PLYNOVOD
 - STÁVAJÍCÍ VTL PLYNOVOD
 - STÁVAJÍCÍ EL. KABELY
 - STÁVAJÍCÍ ROZVOD VODY
 - HRANICE A ČÍSLO PARCELE
 - STÁVAJÍCÍ KANALIZACE
 - STÁVAJÍCÍ SÍŤ VEDENÍ
 - STÁVAJÍCÍ EL. KABELY VN - VZDUŠNÉ VEDENÍ

ZEMNÍ AREÁLOVÝ ROZVOD PLYNU - STL Pe DN 50 Ø 63
POVRCHOVÝ ROZVOD PLYNU PO OPOCENÍ - OCEL DN 50
PLYNOVOD VEDENÝ PO OPOCENÍ UCHYCEN
NA SLOUPY OPOCENÍ ATYPICKÝMI KONZOLAMI - ROZTEČ 3,0 m

PLYNOVOD VEDEN MIN. 1,0 OD STÁVAJÍCÍCH KANALIZAČNÍCH
ŠACHET A KANALIZAČNÍHO POTRUBÍ
V MÍSTECH KRÍŽENÍ PLYNOVODU S KANALIZACEMÍ
POTRUBÍ PLYNU VEDENO V OCHRANNÉ TRUBCE
OBOUSTRANNĚ PŘESAHUJÍCÍ MIN. 1,0 m.



Investor:	ZOO a zámek Zlín - Lešná, příspěvková organizace Lukovská 112, Štípa, 763 04 Zlín	Tomáš MŮČKA projektční atelier IČ: 404 77 771 DIČ: CZ430606452 Trpínky 7 / 484 682 01 VÝŠKOV 603 475 227	
Místo:	AREÁL ZOO ZLÍN		
Projektant:	Tomáš Můčka		
Vypracoval:	Jana Holásková	Supl. PD	Formát: 18xA4
Akce:	ROZVOD PLYNU V AREÁLU ZOO ZLÍN	Datum: 08 / 2018	Měřítko: 1:800
Obsah:	SITUACE - KLAD LISTŮ	Číslo zak.- výkresu: 36/2018-1	Paré: