


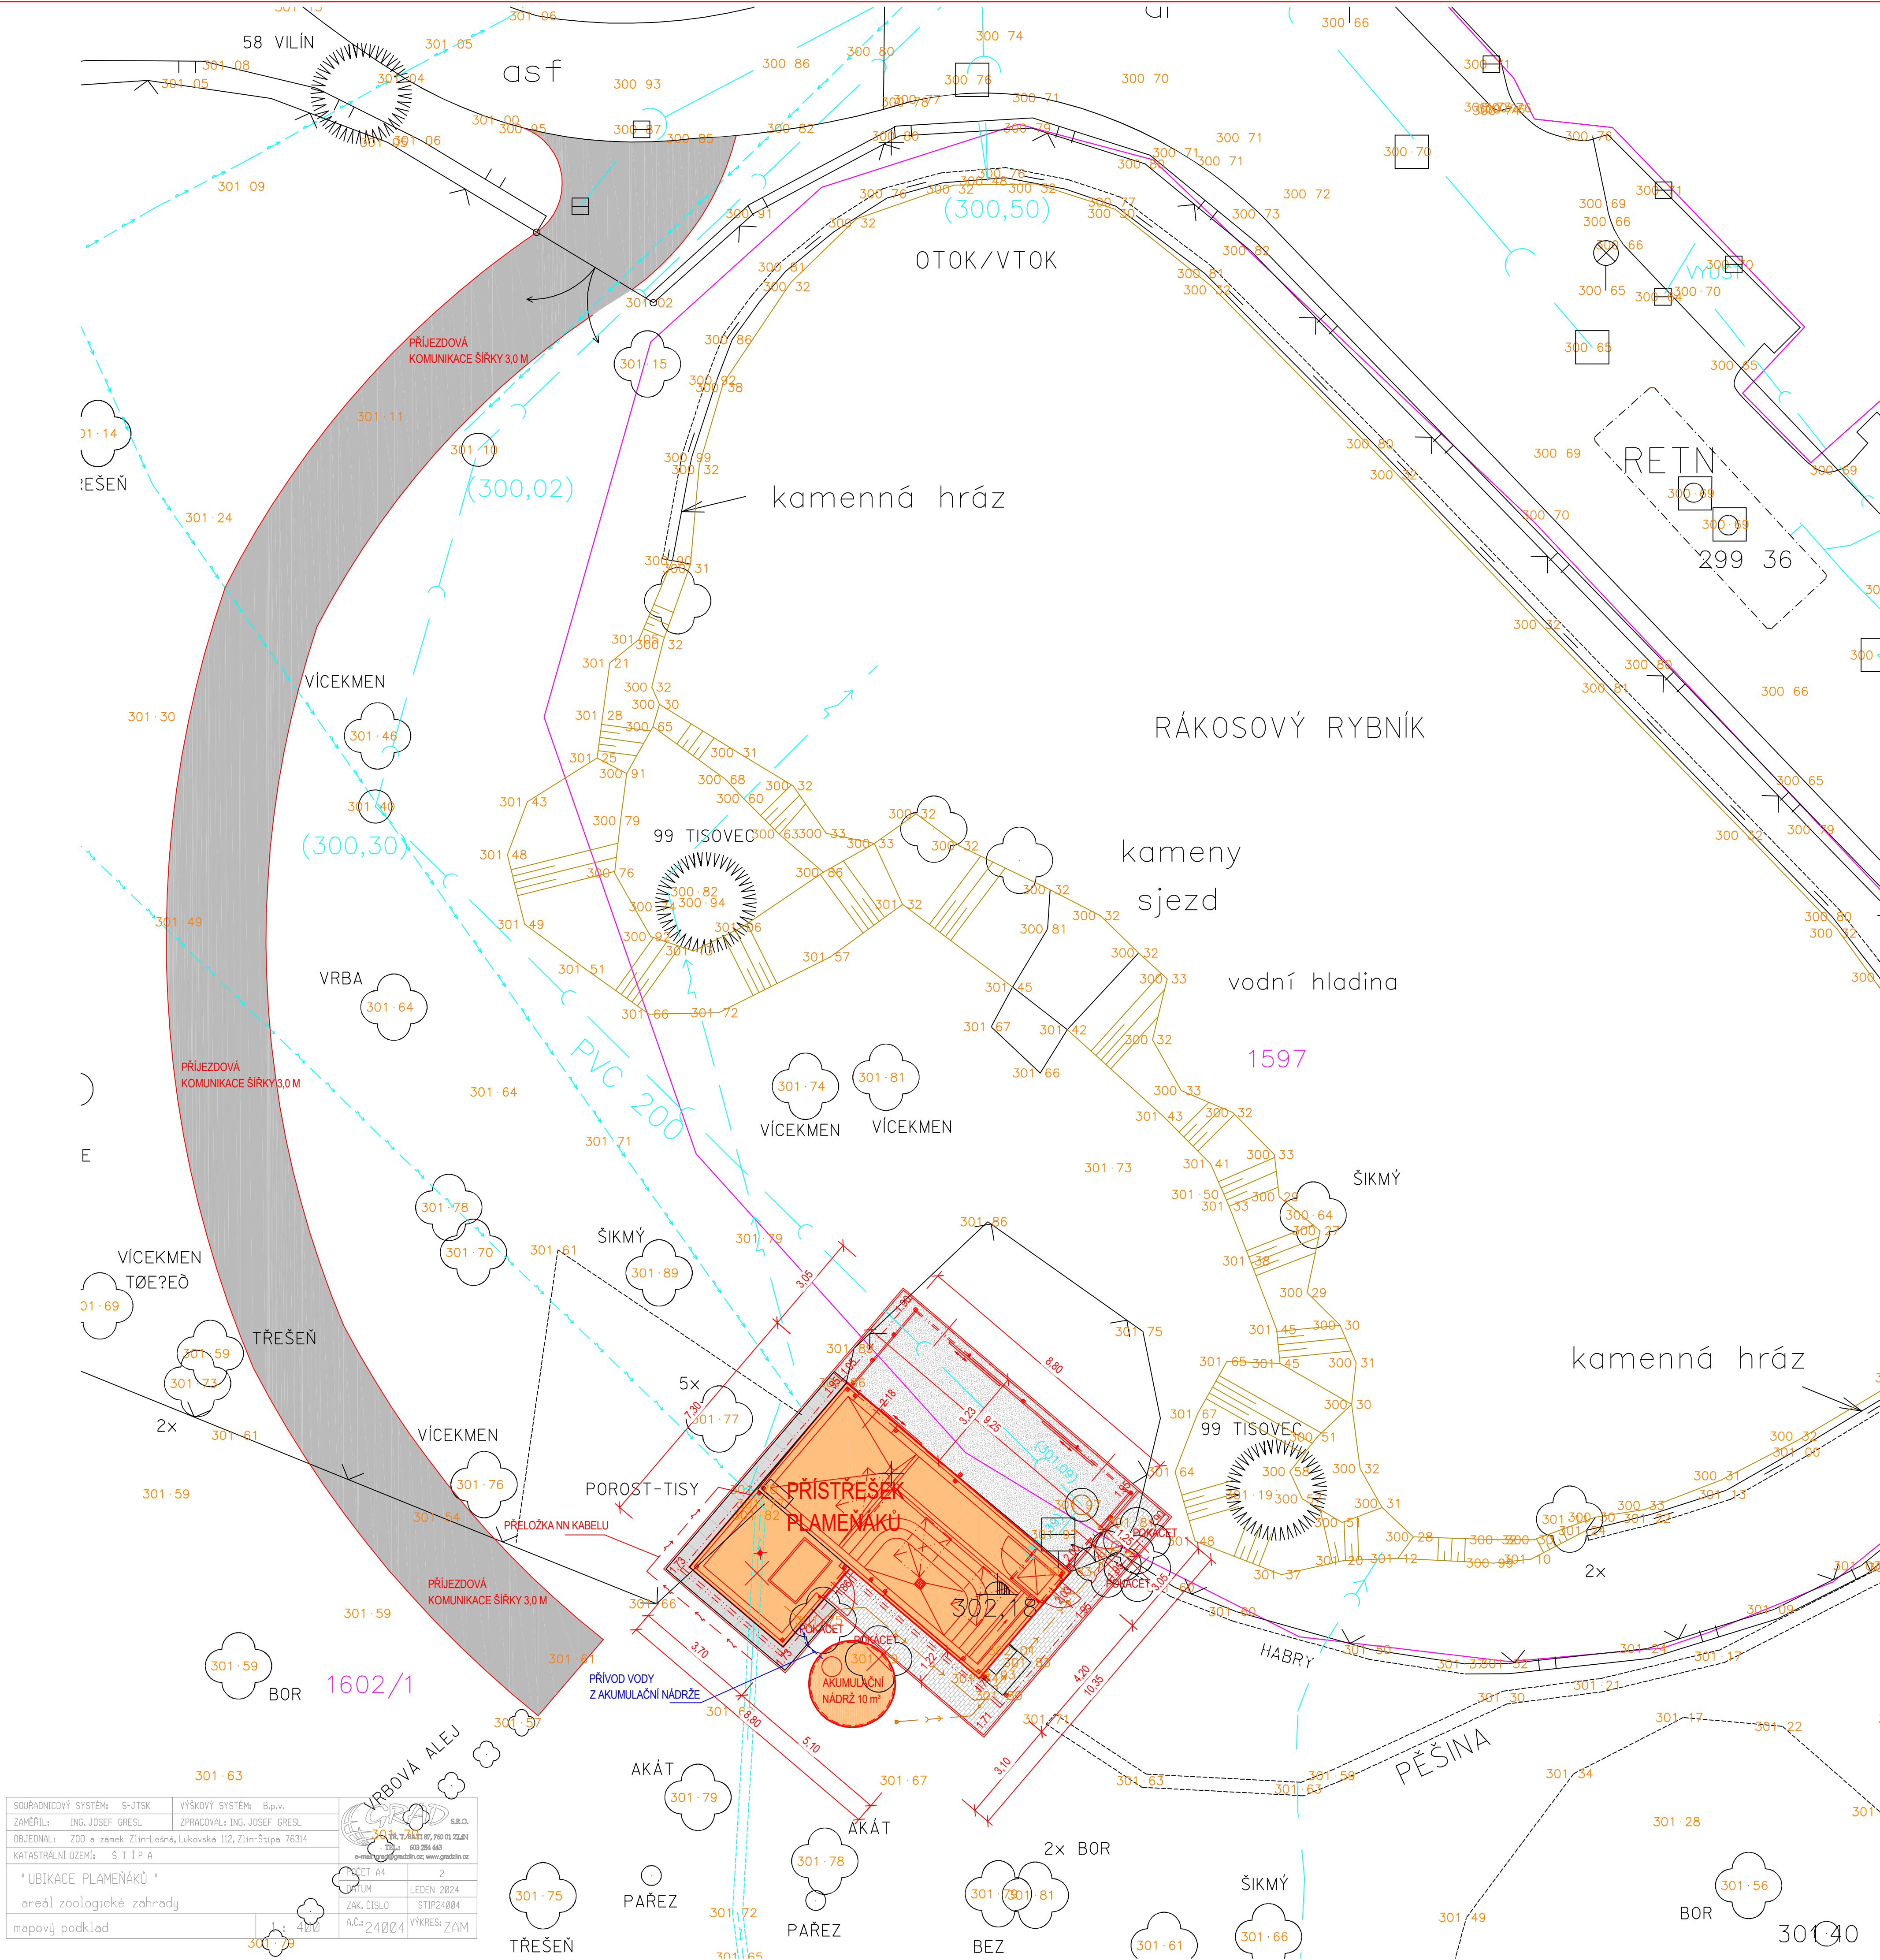

LEGENDA INŽENÝRSKÝCH SÍTÍ:	
	vedení VN podzemní
	vedení VN nadzemní
	podzemní kabel NN
	plynovod STL
	podzemní kabel TELEFON
	VODOVOD
	VODOVOD nadzemní
	kanalizace JEDNOTNÁ
	OPTICKÝ KABEL
	PŘELOŽKA AREÁLOVÉHO ROZVODU NN
	AREÁLOVÝ ROZVOD DEŠŤOVÉ VODY
	KANALIZACE DEŠŤOVÁ
	KANALIZACE SPLAŠKOVÁ

LEGENDA KATASTRU NEMOVITOSTÍ:	
	hranice parcele KN
	vnitřní kresba díle KN
	parcelsní číslo-stavba, pozemek

LEGENDA KRESBY:	
	šachta kanalizace
	šachta vodovodu
	betonový sloup
	vodovodní sloup
	nádrž, konzola NN
	výška vodorovných hran
	PRIS
	strom
	travnatá plocha
	brána, branka
	plot, drátěný
	opěrná zídka

LEGENDA POVRCHŮ:	
	NOVÉ OBJEKTY - PŘÍSTŘEŠEK PLAMENÁKŮ, AKUMULAČNÍ NÁDRŽ
	TĚŽENÝ PÍSEK
	CHODNÍK - BETONOVÁ DLAŽBA 200x100
	OKAPOVÝ CHODNÍK - BETONOVÁ DLAŽBA 500x500
	PRŮJEZDOVÁ STAVENIŠTNÍ KOMUNIKACE

SKLADBA CHODNÍKŮ	
- BETONOVÁ DLAŽBA	60 MM
- PODKLADNÍ LOŽE FR. 4-8	40 MM
- ŠTERKODRT	150 MM
VYROVNANÁ UPRAVENÁ A ZHUTNĚNÁ PLÁŇ Edef = 45 MPa	

SKLADBA PŘÍJEZDOVÉ KOMUNIKACE	
- DRČENÉ KAMENIVO FR. 32-63	150 MM
- NETKANÁ TEXTILIE MIN. 300 g/m²	
- VYROVNANÁ UPRAVENÁ A ZHUTNĚNÁ PLÁŇ PO SEJMUTÍ ORNICE	

PROJEKTOVÁ DOKUMENTACE PLATNÁ K 26.03.2024
DOKUMENTACE NENAHRAŽUJE DODAVATELSKOU (VÝROBNÍ) DOKUMENTACI

HLAVNÍ PROJEKTANT	VED. PROJEKT. PROFESE	ZODP. PROJ. PROFESE	KONTROLOVAL	
ING. RADOMÍR BUREŠ	ING. RADOMÍR BUREŠ	TOMÁŠ SÝKORA	TOMÁŠ SÝKORA	
OPRAVNĚNÁ OSOBA: ING. RADOMÍR BUREŠ, AUTORIZACE Č. 16011712				ČZ.

±0,000 = 302.18 m.n.m. B.p.v.
PROJEKTOVÁ DOKUMENTACE PRO PROVÁDĚNÍ STAVBY

AKCE:		PROJEKČNÍ KANCELÁŘ	
OPRAVA PŘÍSTŘEŠKU PLAMENÁKŮ U ZÁMKU		VODNÍ 1972	
MÍSTO: PARC. Č. 1602/1 A 1597, AREÁL ZOO ZLÍN - LEŠNÁ		760 01 ZLÍN	
INVESTOR: ZOO A ZÁMEK ZLÍN - LEŠNÁ, p.o., LUKOVSKÁ 112, 763 14 ZLÍN		tel.: +420 603 726 511	
PROFESE: D.1.1 ARCHITEKTONICKO-STAVEBNÍ ŘEŠENÍ		+420 605 960 582	
OBSAH:		e-mail: prosta@prosta.cz	
KOORDINAČNÍ SITUACE		DATUM: 03/2024	
		HIP: ING. RADOMÍR BUREŠ	
		KOORDINACE: TOMÁŠ SÝKORA	
		FORMÁT: A4	
		MĚŘÍTKO: 1:100	
		KOPIE: ČÍSLO VÝKRESU:	
		C.1	